



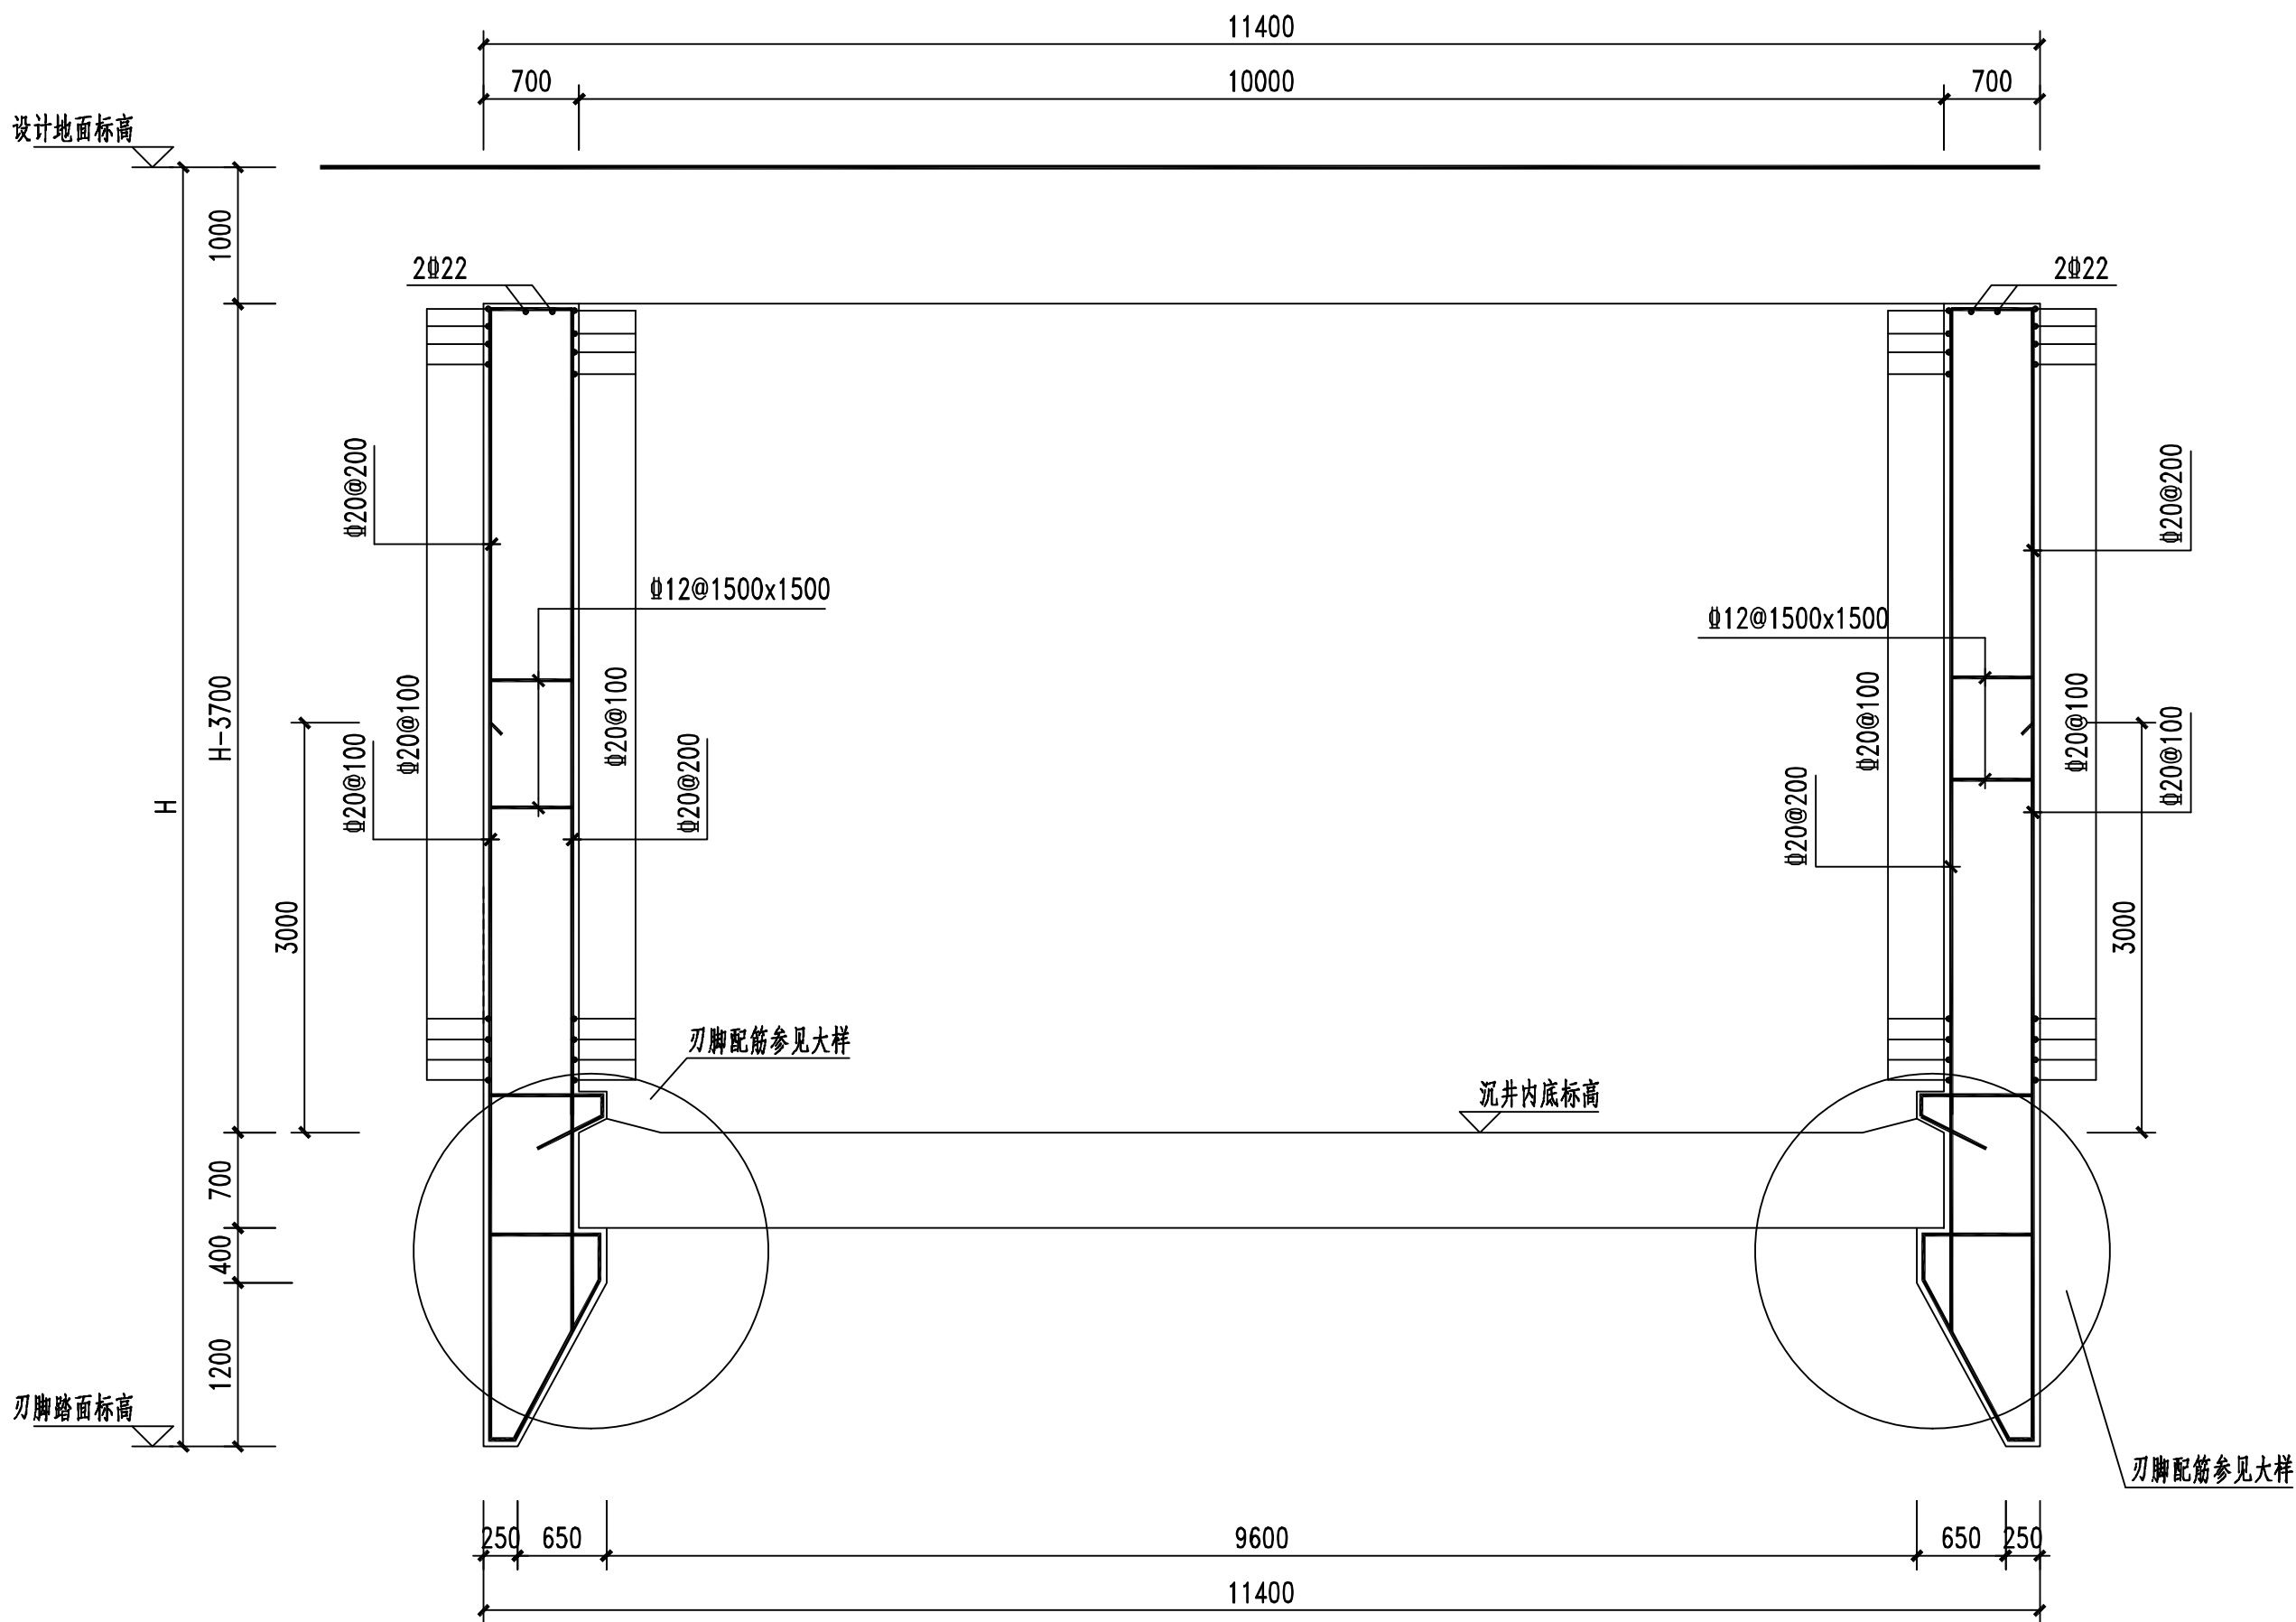

A-A 1:50

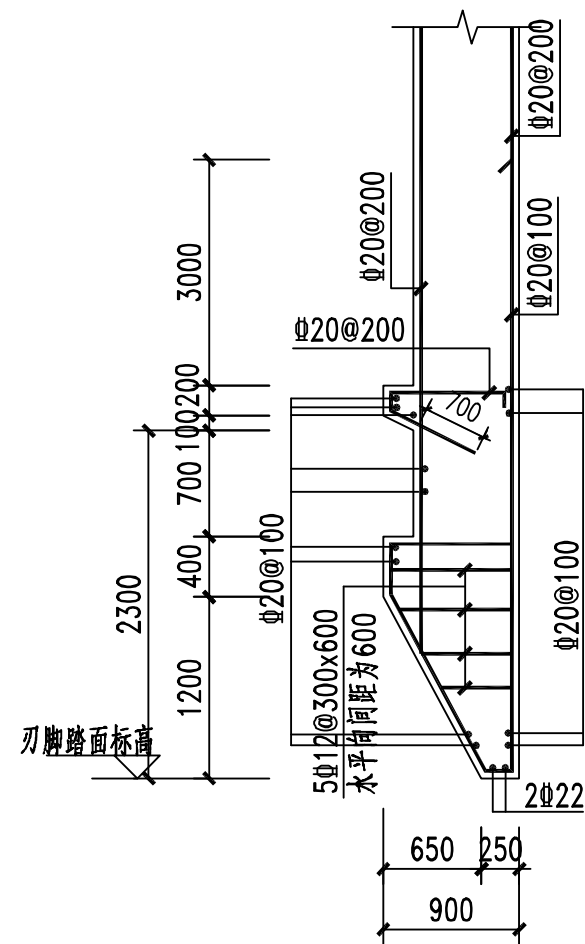

刃脚配筋图 1:50

不得量取图纸尺寸施工。如有任何不详事宜，请在施工前与设计商商定。
本图设计内容未经本院许可不得在其它地方使用。

DO NOT SCALE ANY DRAWINGS. THIS DRAWING IS THE PROPERTY OF THE DESIGNER
AND MAY NOT BE USED WITHOUT HIS PERMISSION. REPORT ANY DISCREPANCIES TO
THE ESIGNER PRIOR TO PROCEEDING WITH WORK.

专 业 DISCIPLINE	会 签 DISCIPLINE JOINTLY SIGNED BY	

备注:
REMARK:

注册章:
REGISTRATION STAMP:
中华人民共和国一级注册结构工程师
姓 名: 徐 勋
注 册 号: 3200071-S025
有 效 期: 至2026年12月

出图章:
PERMISSION STAMP:

NJMD 南京市市政设计研究院有限责任公司
Nanjing Municipal Design and Research Institute Co., Ltd.
设计证书编号: A132A03962、A232000711

批 准 RATIFIED	任云	任云
项 目 负 责 PROJECT DIRECTOR	汪明明	汪明明
	黄伟	黄伟
审 定 APPROVED	张刘平	张刘平
审 核 AUDITED	石哲然	石哲然
专业负责 DISCIPLINE CHARGE	郑雪梅	郑雪梅
	徐勋	徐勋
校 核 CHECKED	徐勋	徐勋
设 计 DESIGNED	郑雪梅	郑雪梅
制 图 DRAWN	郑雪梅	郑雪梅

建设单位
CLIENT 阳泉市生态环境局

项目名称
PROJECT TITLE 阳泉昇阳污水净化有限公司尾水人工湿地工程

分项名称
SUB-PRO TITLE 引水工程

图纸内容
DRAWING 顶管工作井施工图四

设计编号 PROJECT NO.	4.1/2023272S	分 项 号 SUB-PRO NO.	01
设计阶段 STATUS	施工图	专 业 DISCIPLINE	结构
比 例 SCALE	见图	图 号 DRAWING NO.	结施-13
版 本 EDITION NO.	A	日 期 DATE	2026.06

