



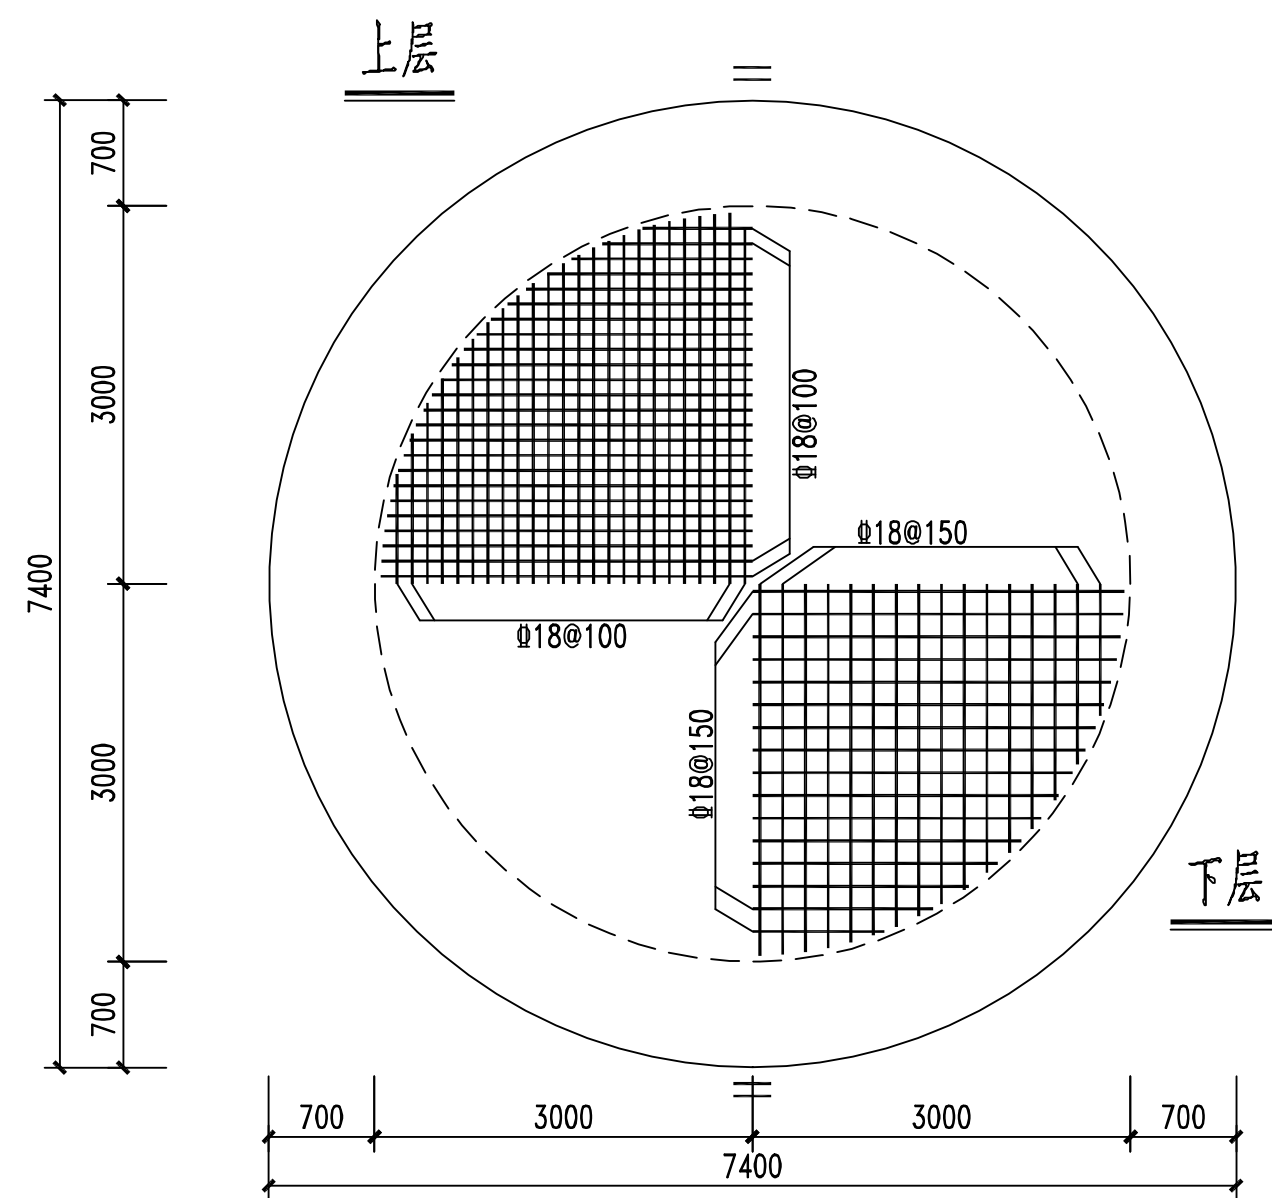


圆形顶管接收井底板配筋平面图 1:50


板厚 $h = 600$

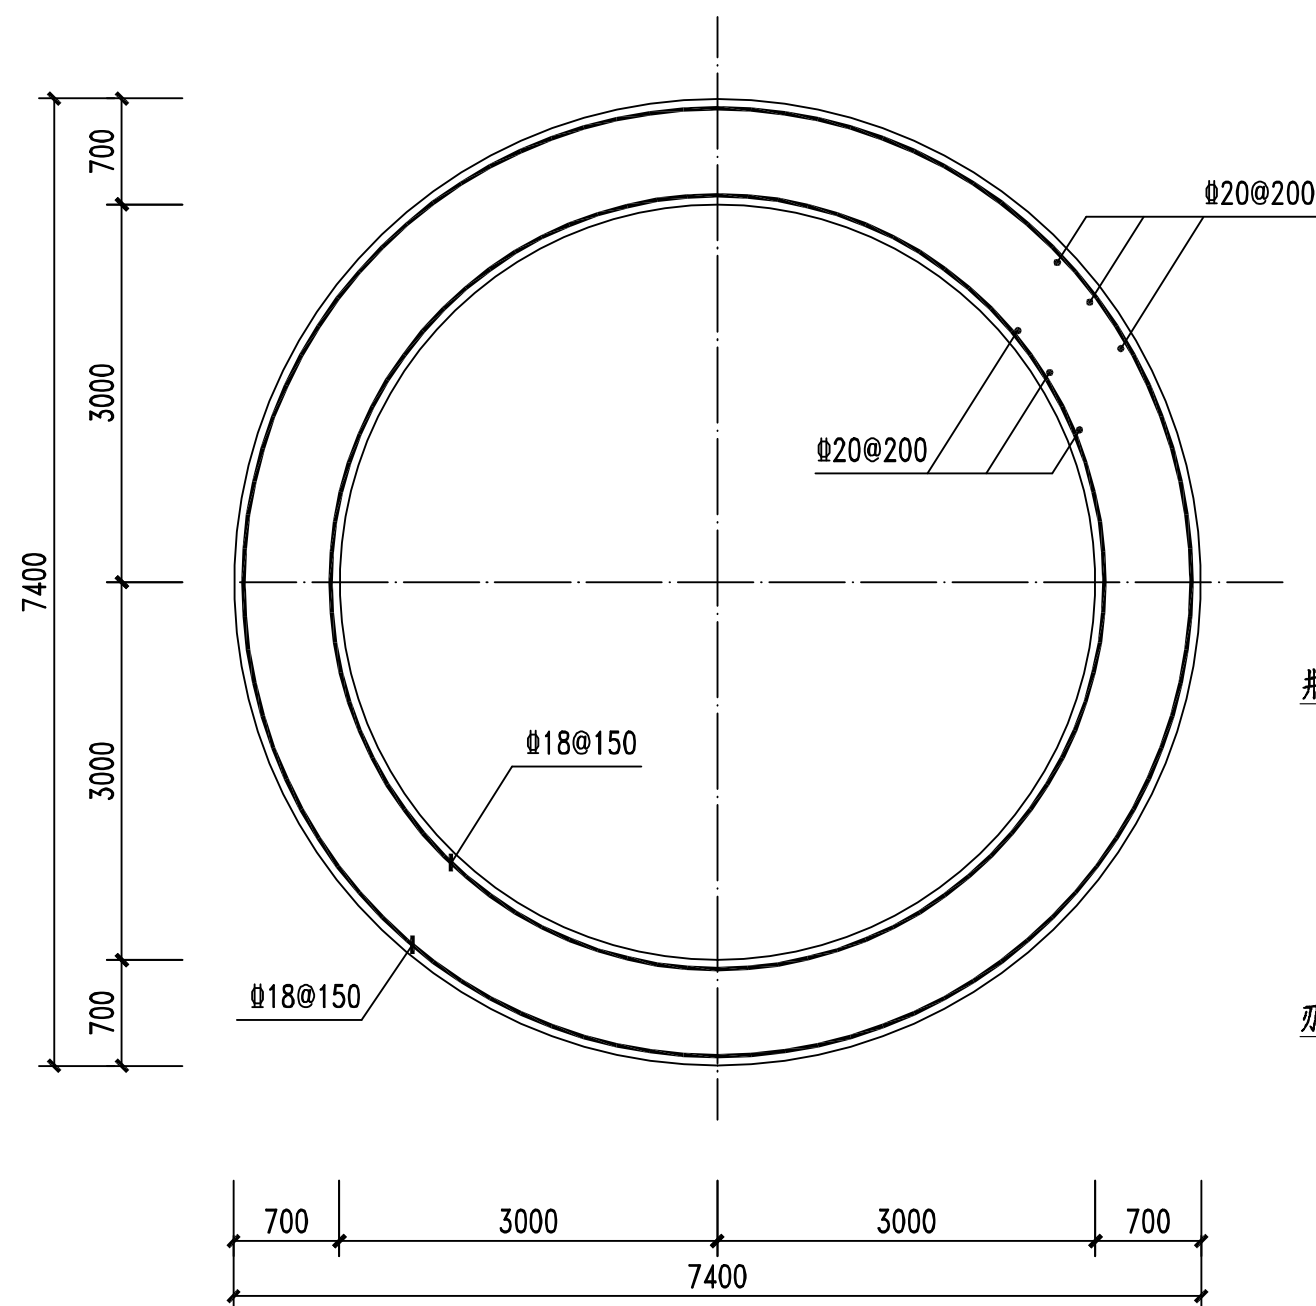


圆形顶管接收井壁板配筋平面图 1:50

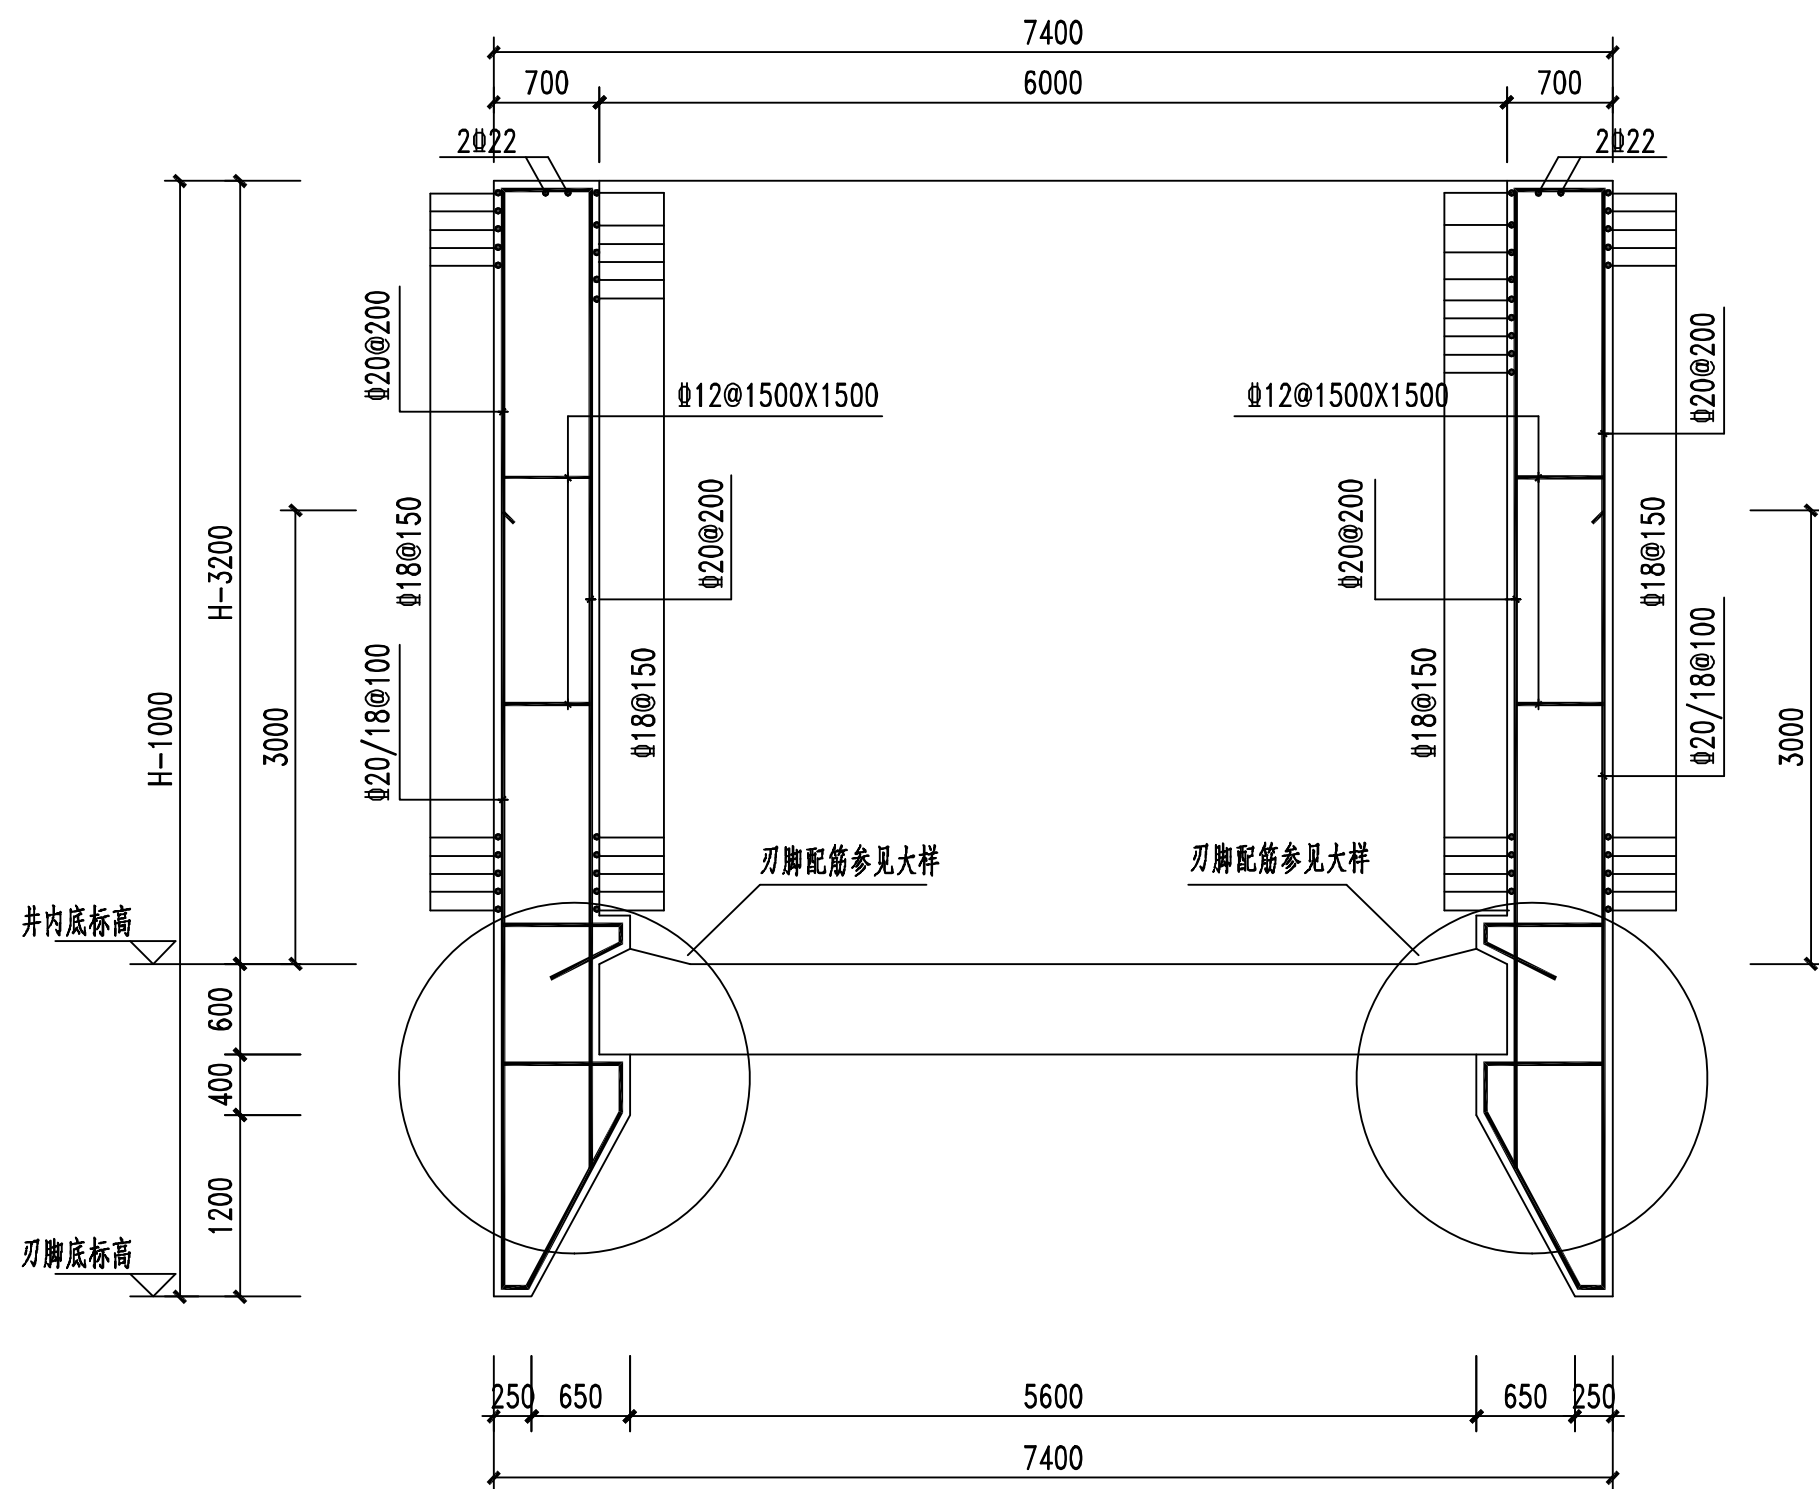

圆形顶管接收井壁板配筋剖面图 1:50

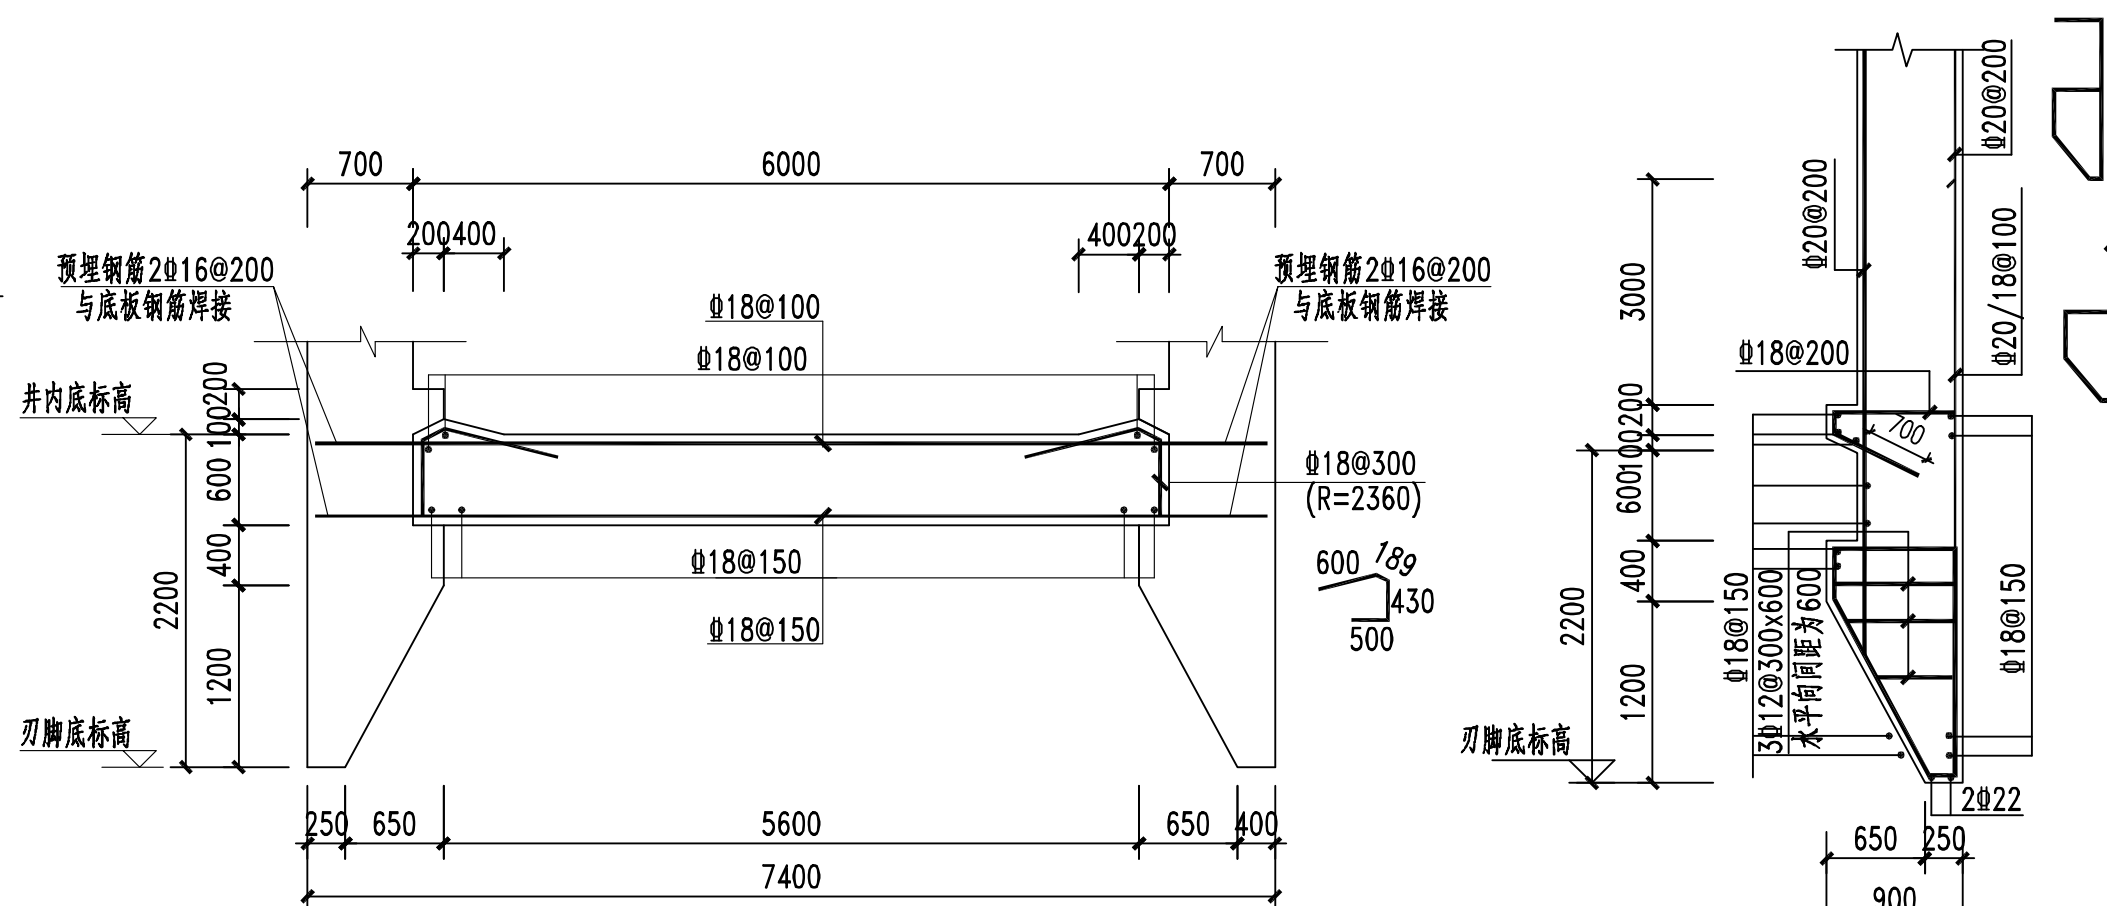

圆形顶管接收井底板配筋剖面图 1:50

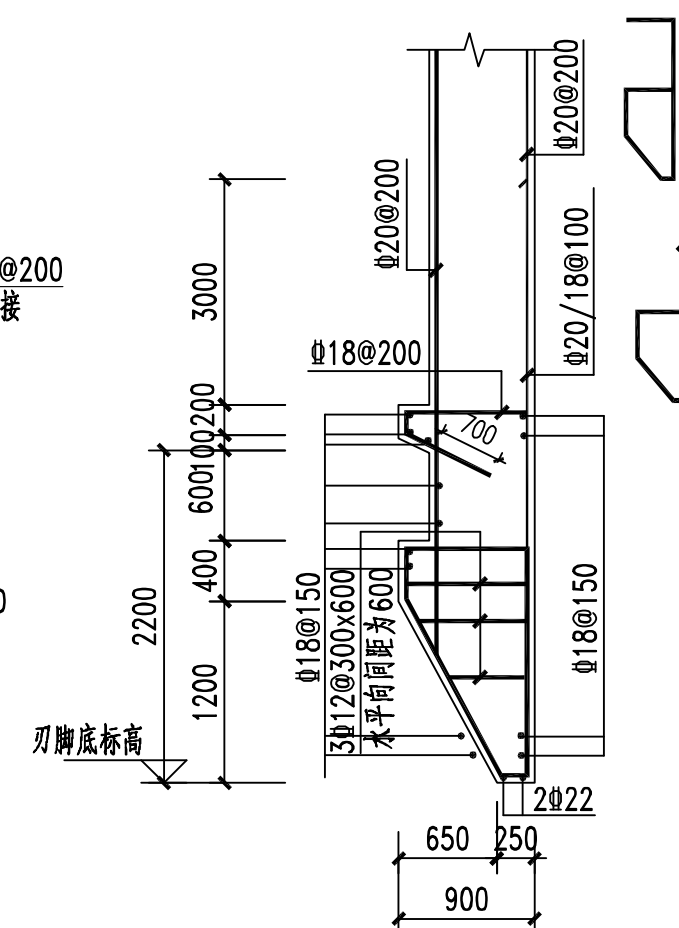

圆形顶管接收井刃脚配筋图 1:50

不得量取图纸尺寸施工。如有任何不详事宜，请在施工前与设计师商定。
 本图设计内容未经本院许可不得在其它地方使用。

DO NOT SCALE ANY DRAWINGS. THIS DRAWING IS THE PROPERTY OF THE DESIGNER
 AND MAY NOT BE USED WITHOUT HIS PERMISSION. REPORT ANY DISCREPANCIES TO
 THE ESTIMOR PRIOR TO PROCEEDING WITH WORK.

专 业 DISCIPLINE	会 签 DISCIPLINE JOINTLY SIGNED BY

备注：
 REMARK:

注册章：
 REGISTRATION STAMP:

中华人民共和国一级注册结构工程师

姓 名：徐 勳

注册号：3200071-S025

有效期：至2026年12月



出图章:
PERMISSION STAMP:

INJMD 南京市市政设计研究院有限责任公司
Nanjing Municipal Design and Research Institute Co., Ltd.
设计证书编号: A132A03962, A232000711

批准 RATIFIED	任云	任云
项目负责 PROJECT DIRECTOR	汪明明	汪明明
	黄伟	黄伟
审定 APPROVED	张刘平	张刘平
审核 AUDITED	石哲然	石哲然
专业负责 DISCIPLINE CHARGE	郑雪梅	郑雪梅
	徐勋	徐勋
校核 CHECKED	徐勋	徐勋
设计 DESIGNED	郑雪梅	郑雪梅
制图 DRAWN	郑雪梅	郑雪梅

建设单位 CLIENT	阳泉市生态环境局
----------------	----------

项目名称 PROJECT TITLE	阳泉昇阳污水净化有限公司尾水人工湿地工程
-----------------------	----------------------

分项目名称 SUB-PRO TITLE	引水工程
------------------------	------

图纸内容	顶管接收并施工图二
------	-----------

设计编号 PROJECT NO.	4.1/2023272S	分 项 号 SUB-PRG. NO.	01
---------------------	--------------	-----------------------	----

设计阶段 STATUS	施工图	专 业 DISCIPLINE	结构
比 例	1:1	图 号	结施-1

SCALE	见图	DRAWING NO.	结施-15
版本 EDITION NO.	A	日期 DATE	2026. 06

